



RIFACIMENTO IMPIANTO CAMPO INTERNO CON ILLUMINAZIONE A LED

Pianta piano terra - scala 1:200

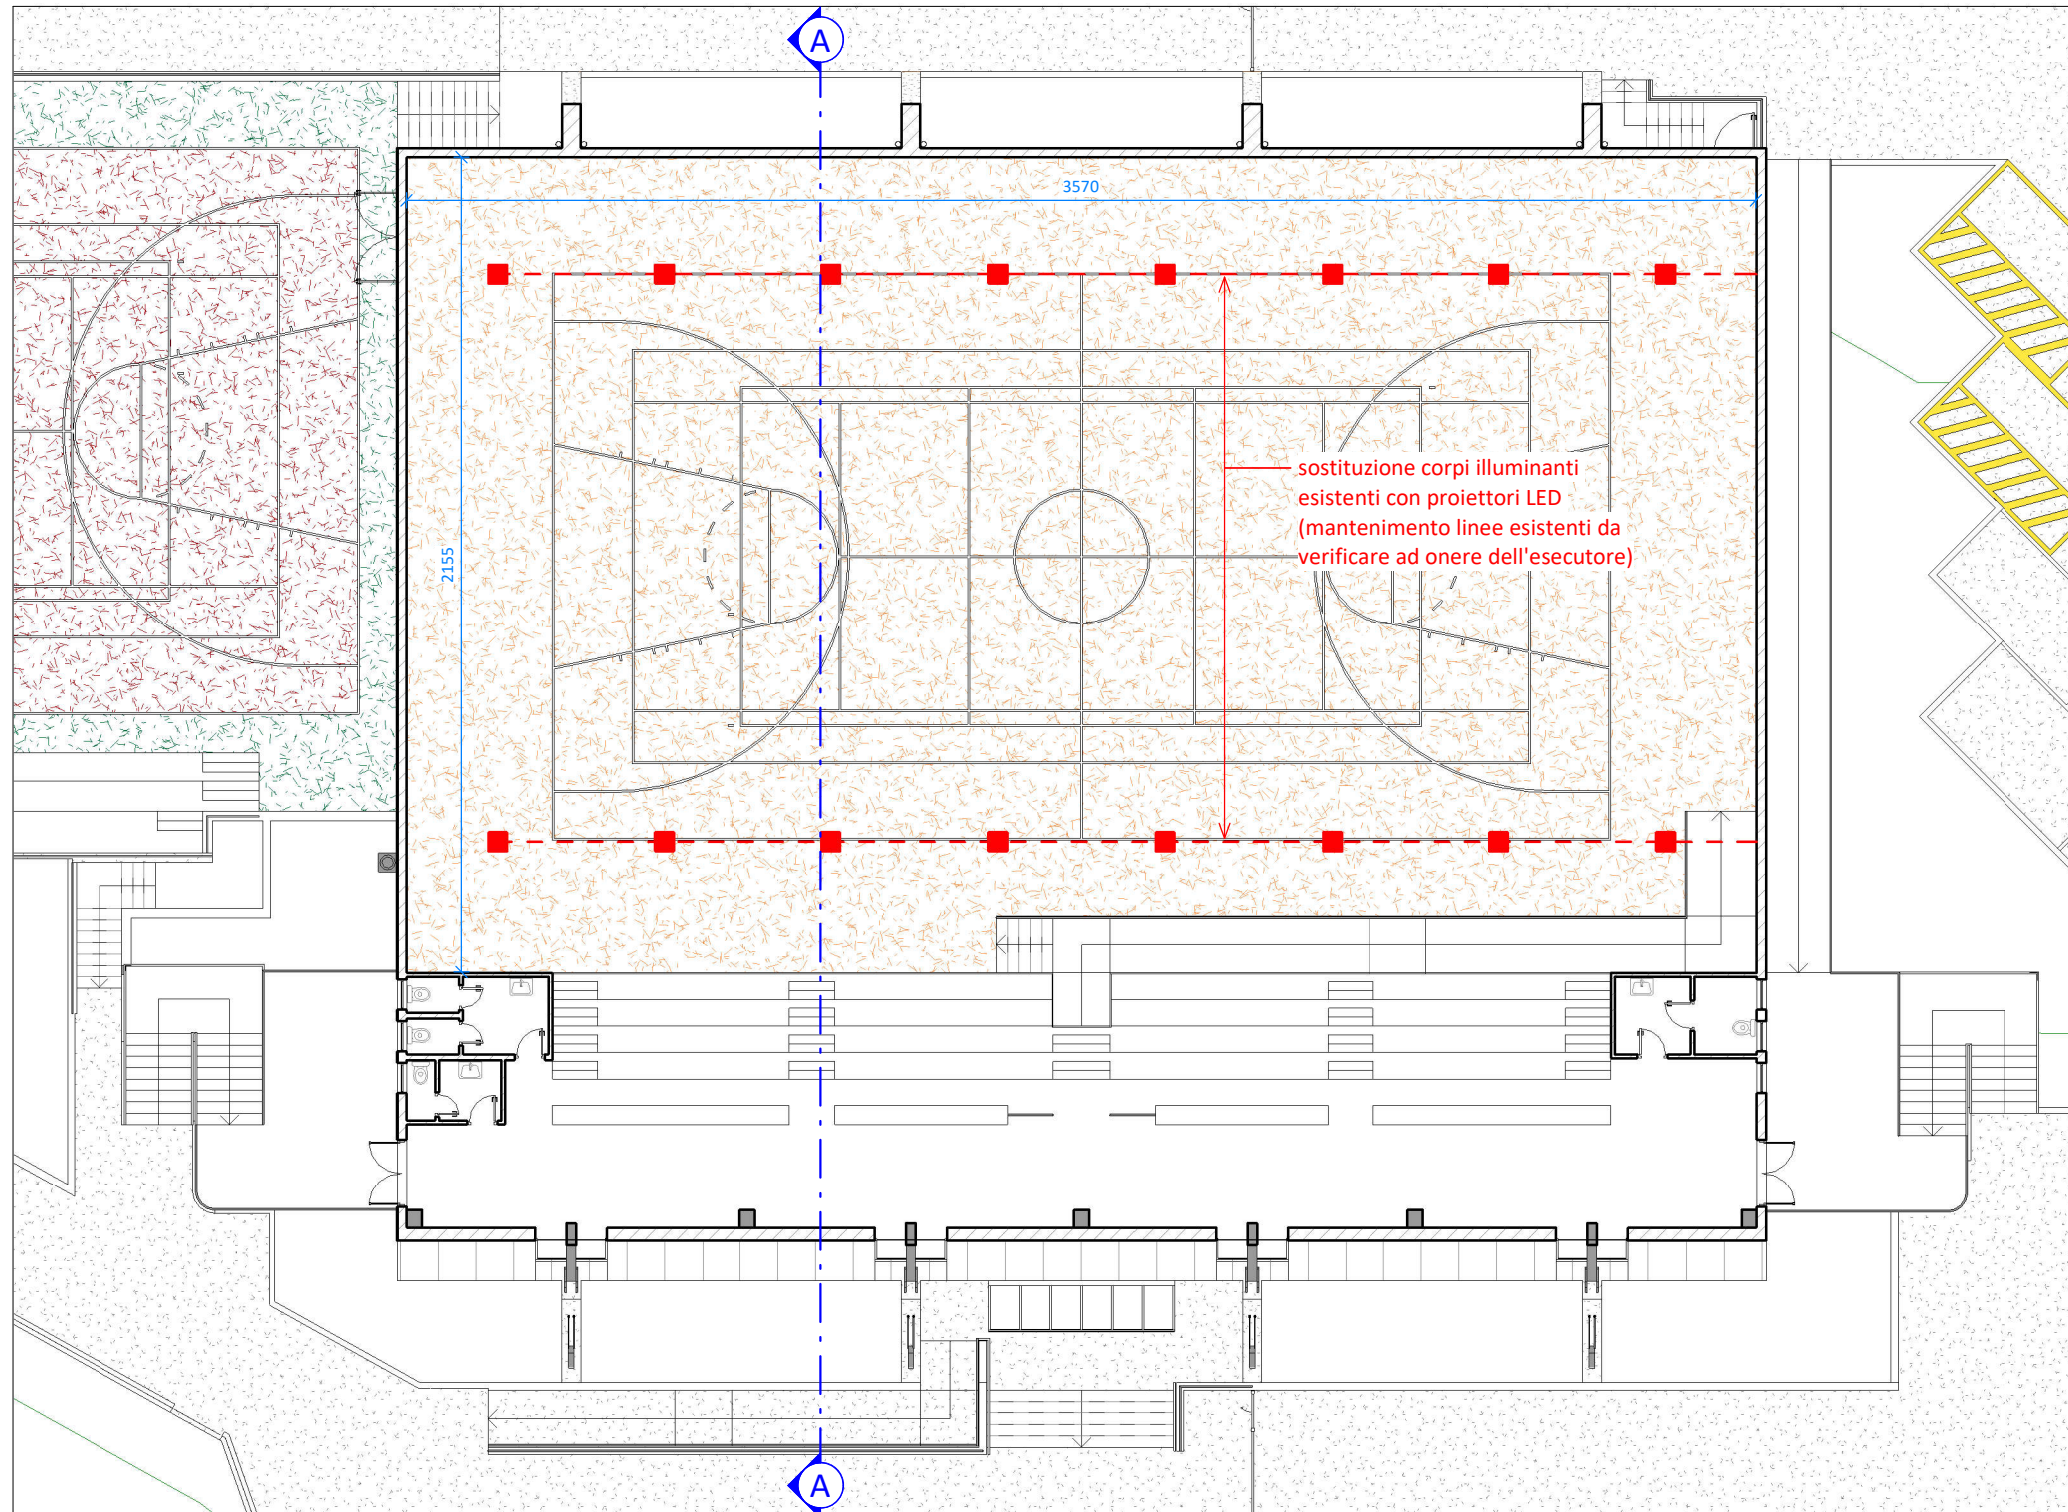


RIFACIMENTO IMPIANTO CAMPO INTERNO CON ILLUMINAZIONE A LED

Sezione A-A - scala 1:200

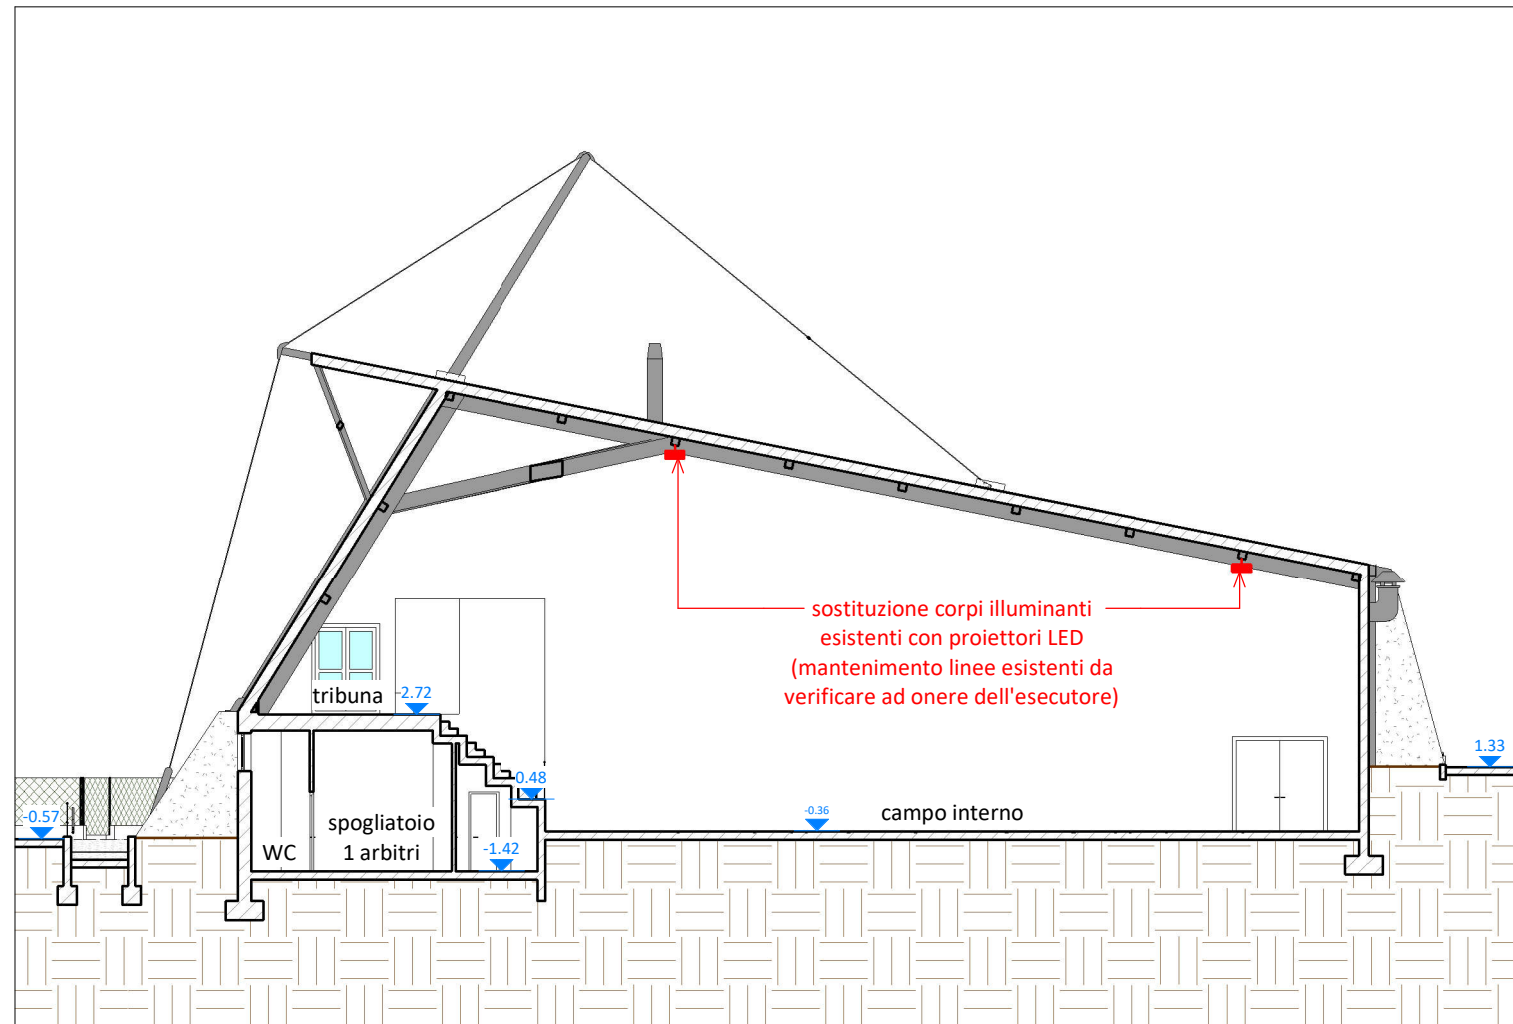

PROIETTORE LED GUELL 3 A/W O SIMILARE

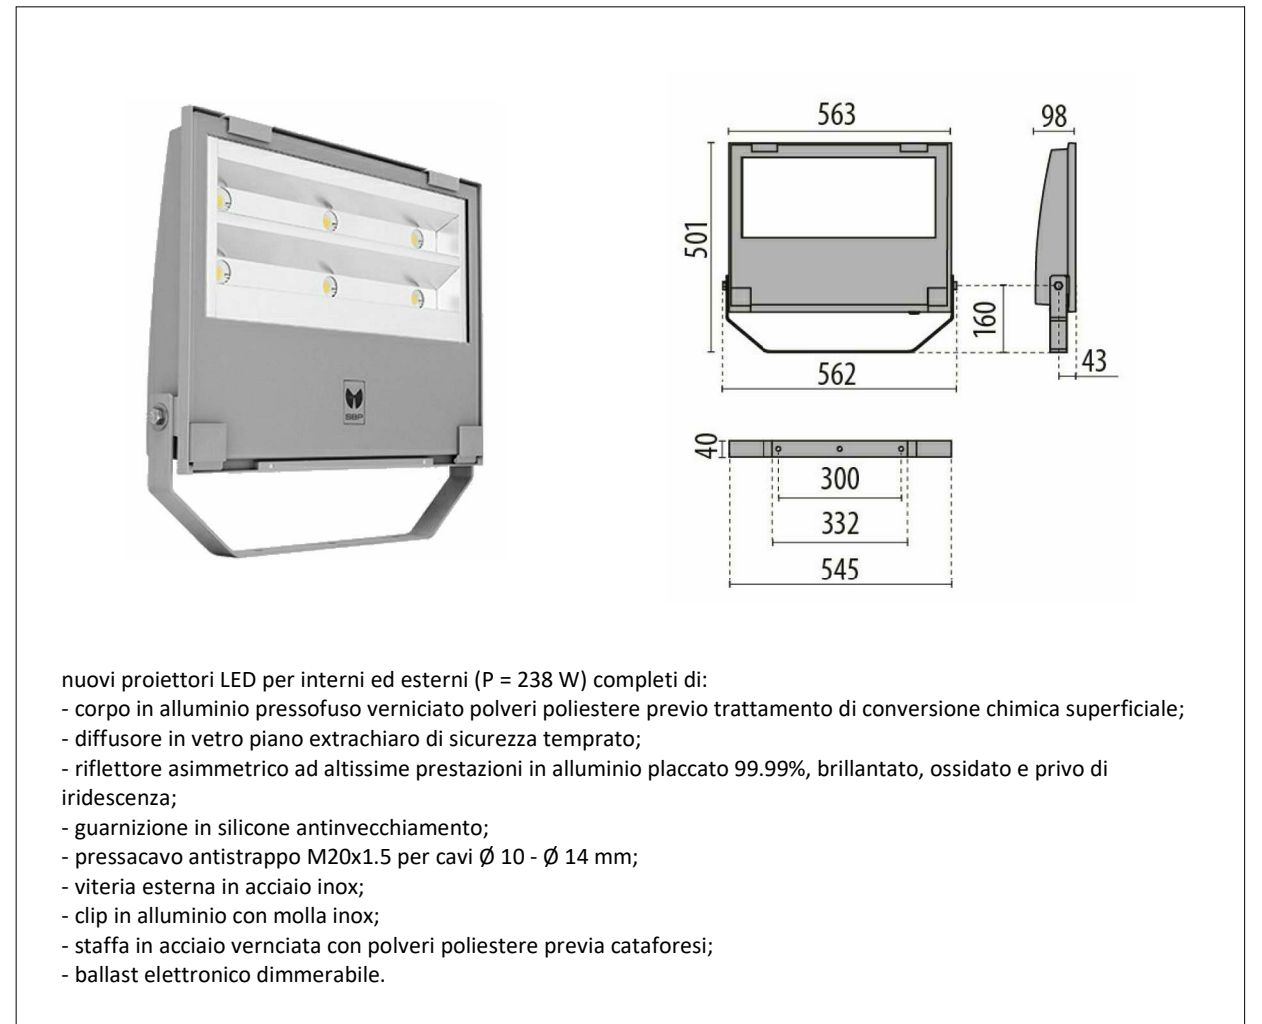

DATI TECNICI

illuminazione (AS-BUILT) attuale	Em	300 lux	potenza attuale	400 W x 16 = 6400 W
illuminazione di progetto	Em	395 lux (+ 32%)	potenza di progetto	238 W x 16 = 3808 W (- 40%)