



LOCALE 01 - ingresso



LOCALE 02 - disimpegno



LOCALE 03 - biblioteca



LOCALE 04 - sala civica



LOCALE 05 - servizi igienici




LOCALE 06 - ripostiglio



LOCALE 07 - vano scala



LOCALE 08 - disimpegno

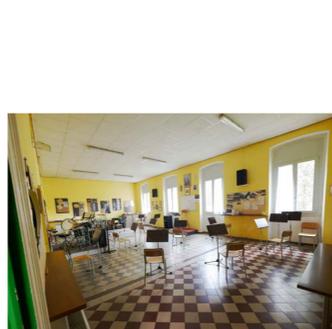

LOCALE 09 - sala musica




LOCALE 10 - ripostiglio



LOCALE 11 - servizi igienici



LOCALE 12 - locale caldaia

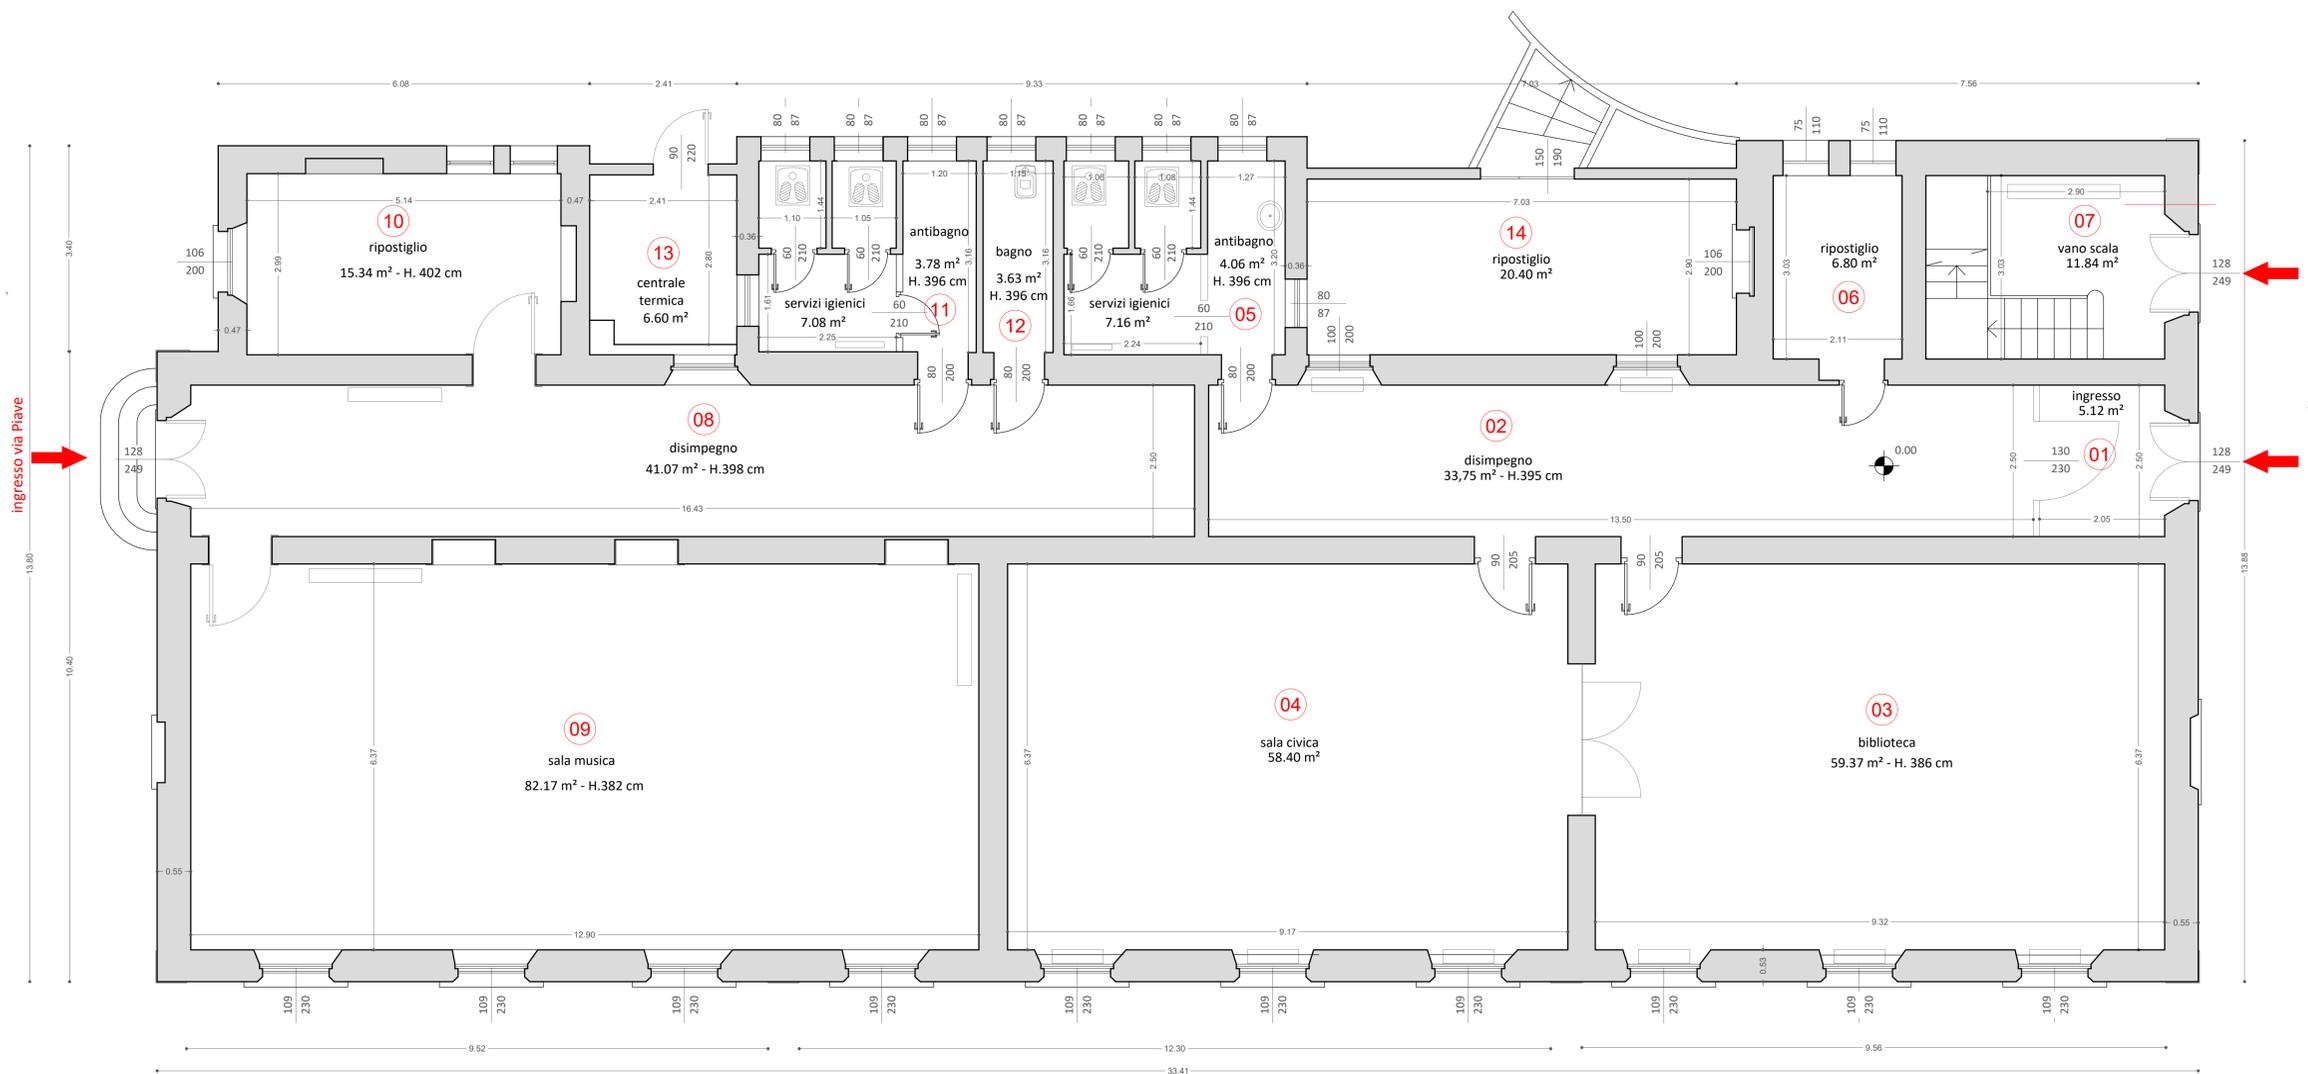

PIANTA PIANO TERRA - SCALA 1:50

QUESTO ELABORATO GRAFICO E' ALLEGATO ALLE SEGUENTI RELAZIONI TECNICHE:
- Relazione A - Analisi conoscitiva dello stato di fatto e ricerca storica



COMUNE DI VILLA D'OGNA
PROVINCIA DI BERGAMO

**RESTAURO CONSERVATIVO
EDIFICIO BIBLIOTECA - ASSOCIAZIONI - BANDA
CON ADEGUAMENTO SISMICO E MESSA IN SICUREZZA
1 LOTTO D'INTERVENTO**

PROT. N.0020032-P DEL 10.10.2022 - AUTORIZZAZIONE DELLA SOPRINTENDENZA
ARCHEOLOGIA, BELLE ARTI E PAESAGGIO PER LE PROVINCE DI BERGAMO E BRESCIA

Progetto Strutture e Impianti: **SI. ENQ** studio associato
Progetto Architettonico: **EPS** ARCHITETTI ASSOCIATI

| | | |
|---|-----------|-----------------------|
| PROGETTO ESECUTIVO | E | <small>favola</small> |
| RILIEVO DELLO STATO DI FATTO | 1 | |
| RILIEVO METRICO DELLA PIANTA PIANO TERRA | R | |
| | 02 | E1R02 |

scala

1:50

data **MAGGIO 2023**

disegnatore

revisione **000**

archivio **328**

progetto di
 arch. Paolo Masotti arch. Elisabetta Bertocchi arch. Stefania Magaldi

 ARCHITETTO ARCHITETTO ARCHITETTO

EPS - ARCHITETTI ASSOCIATI di Elisabetta Bertocchi, Stefania Magaldi, Paolo Masotti
Via Moroni, 129 - 24122 Bergamo - Tel e Fax 035 239047 - eps-architetti@libero.it

EDIFICIO COMUNALE PER BIBLIOTECA ASSOCIAZIONI E BANDA