

LOCALE 01 - vano scala e disimpegno



LOCALE 02 - ripostiglio



LOCALE 03 - disimpegno



LOCALE 04 - sala corale



LOCALE 05 - aula per gruppo fotografico




LOCALE 06 - aula musica




LOCALE 07 - aula per gruppo micologico




LOCALE 08 - aula gruppo A.N.A.

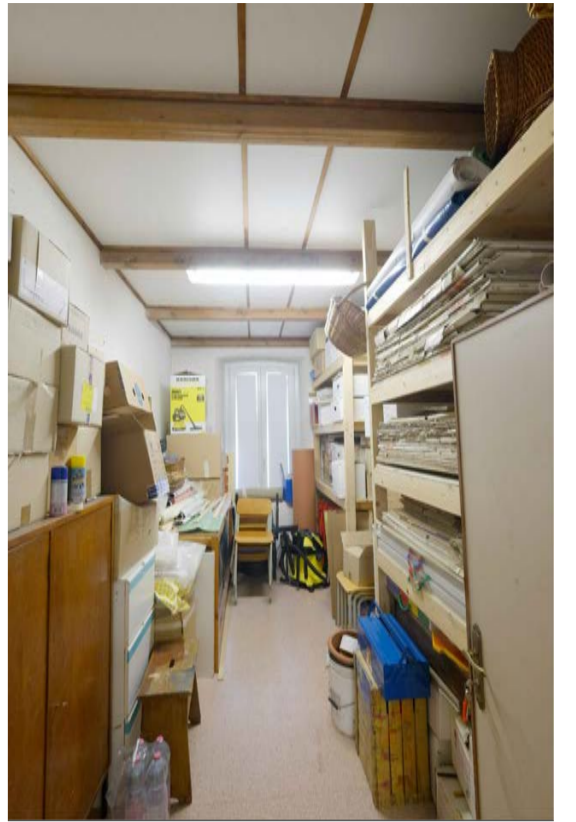

LOCALE 09 - ripostiglio

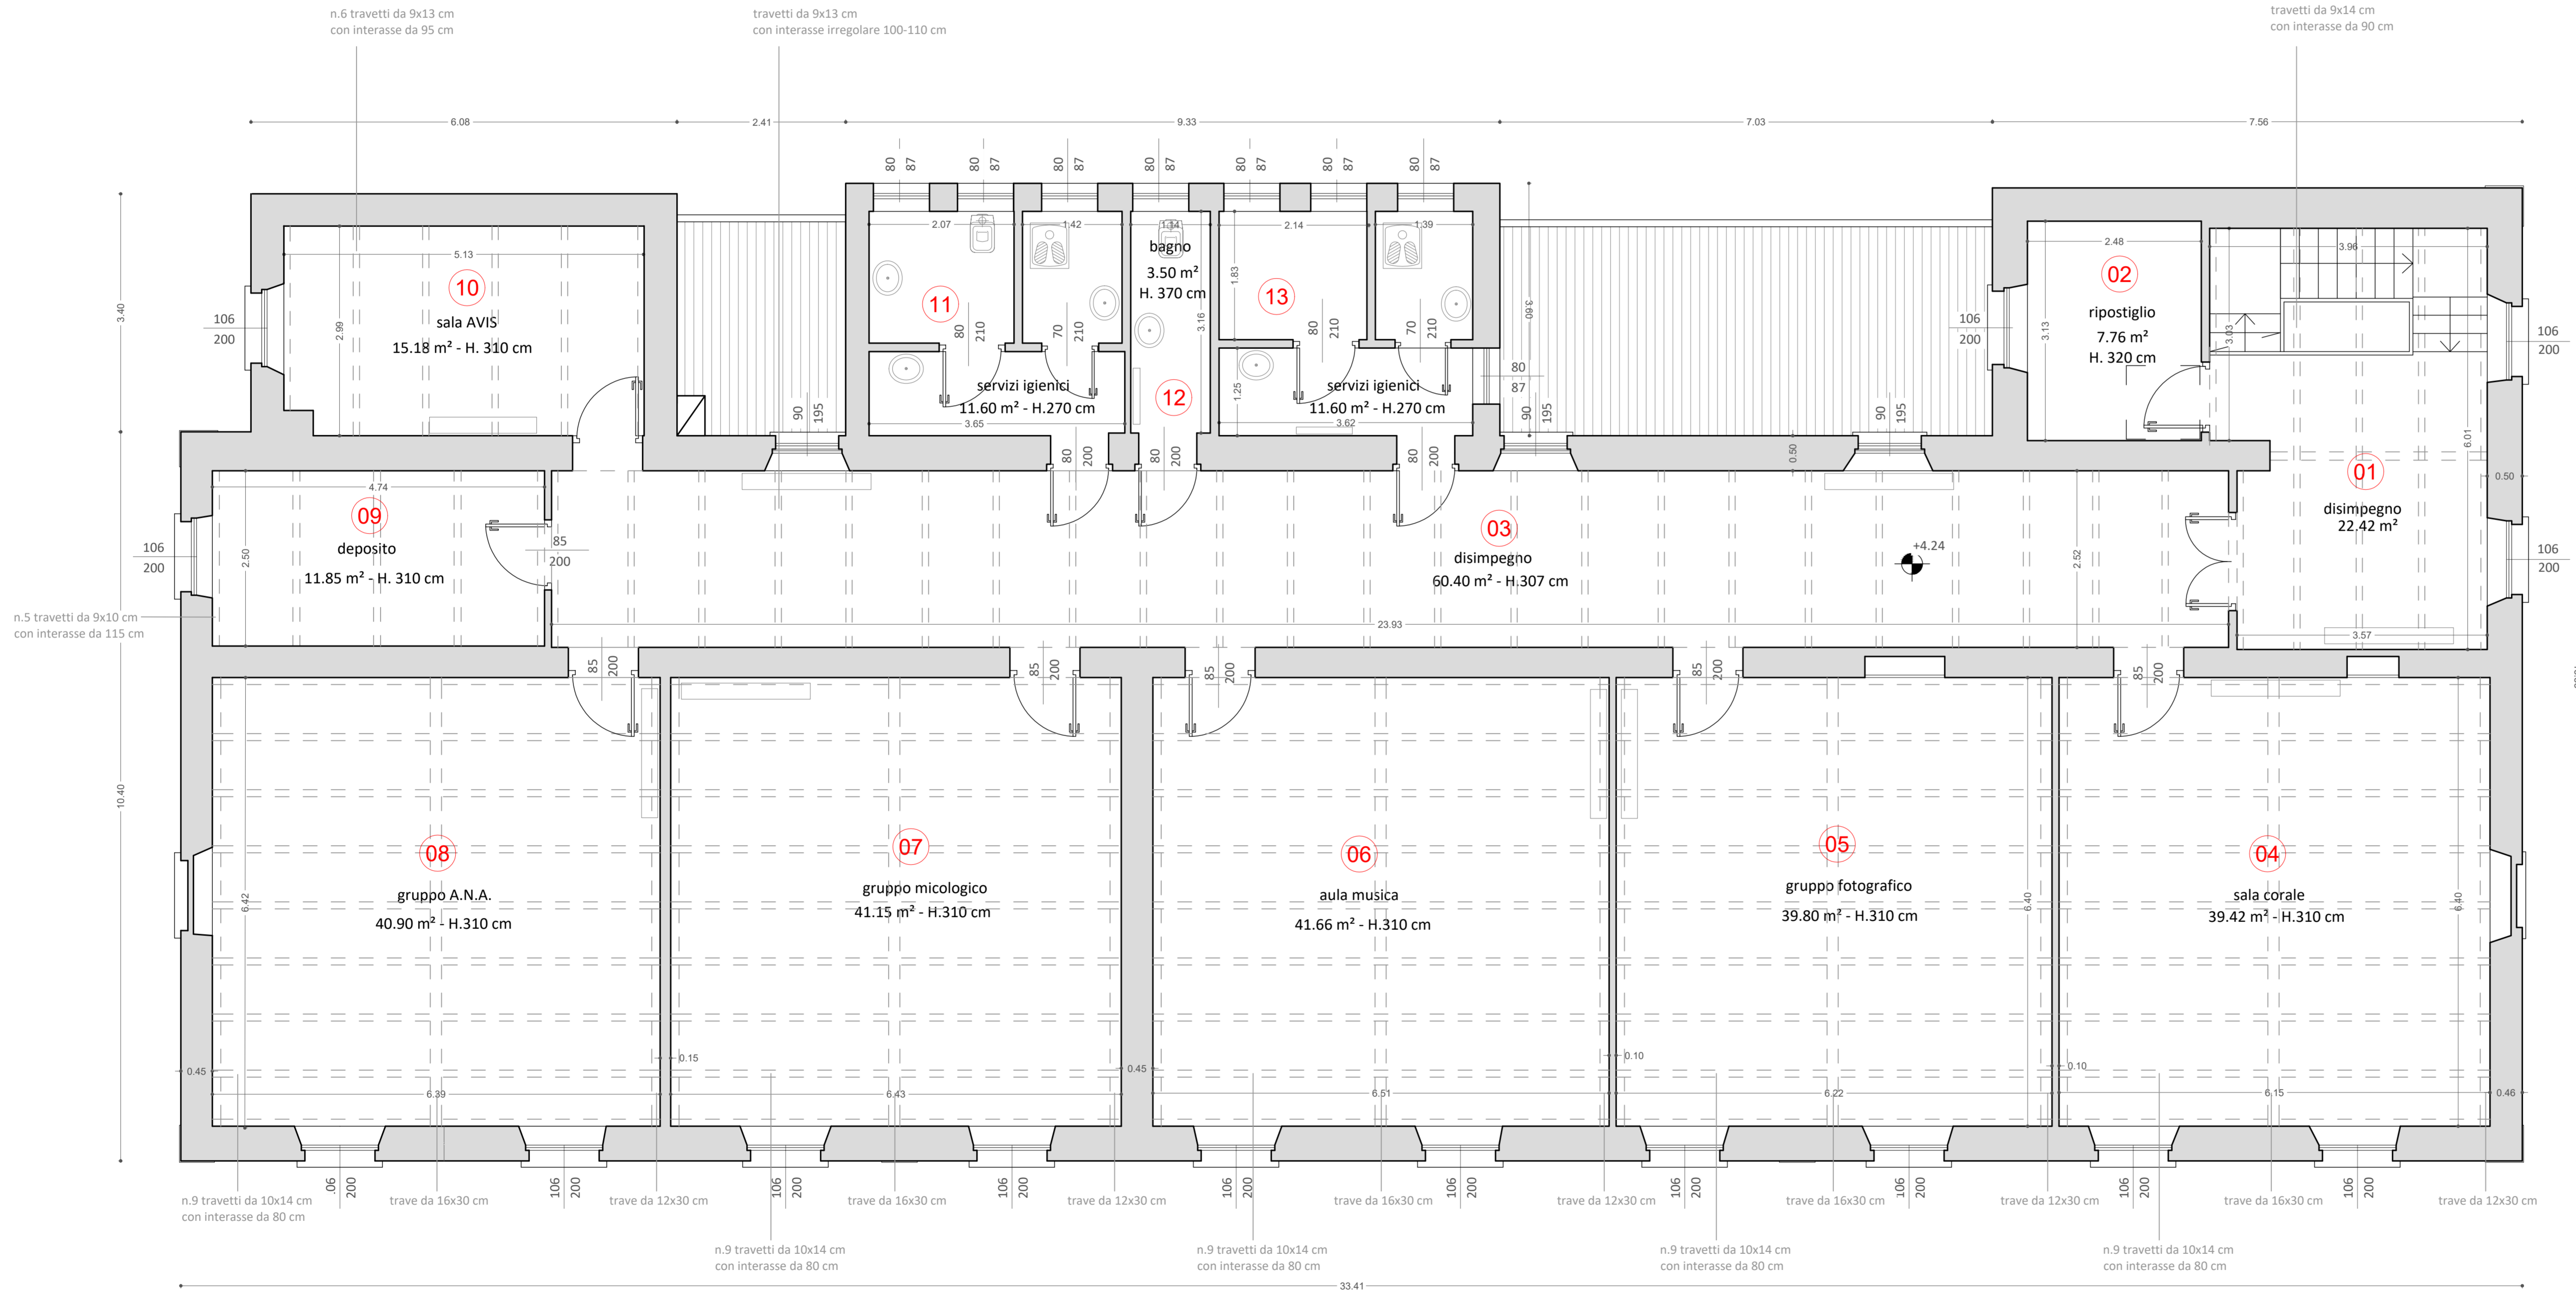

LOCALE 10 - sala AVIS

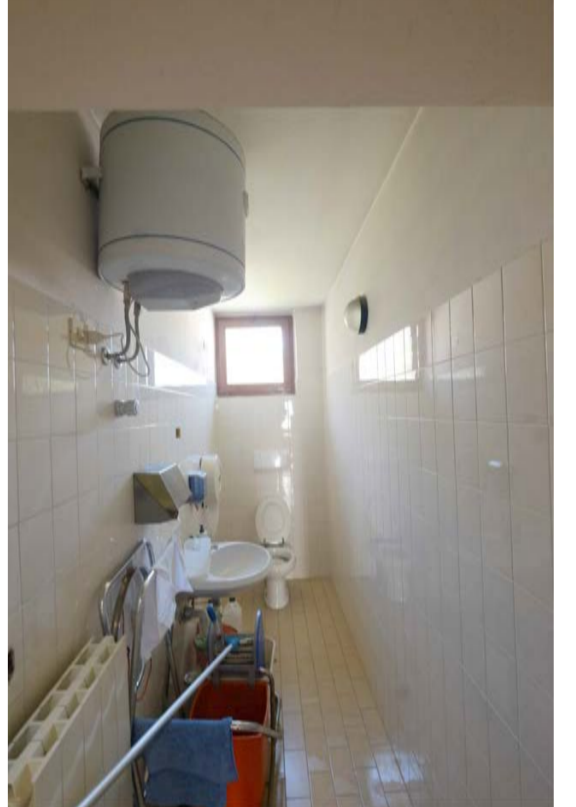

LOCALE 12 - bagno

PIANTA PIANO PRIMO - SCALA 1:50

QUESTO ELABORATO GRAFICO E' ALLEGATO ALLE SEGUENTI RELAZIONI TECNICHE:
- Relazione A - Analisi conoscitiva dello stato di fatto e ricerca storica

COMUNE DI VILLA D'OGNA
PROVINCIA DI BERGAMO

**RESTAURO CONSERVATIVO
EDIFICIO BIBLIOTECA - ASSOCIAZIONI - BANDA
CON ADEGUAMENTO SISMICO E MESSA IN SICUREZZA
1 LOTTO D'INTERVENTO**

PROT. N.0020032-P DEL 10.10.2022 - AUTORIZZAZIONE DELLA SOPRINTENDENZA
ARCHEOLOGIA, BELLE ARTI E PAESAGGIO PER LE PROVINCE DI BERGAMO E BRESCIA

Progetto Strutture e Impianti:

Progetto Architettonico:

PROGETTO ESECUTIVO	E
RILIEVO DELLO STATO DI FATTO	1
RILIEVO METRICO DELLA PIANTA PIANO PRIMO	R
E1R03	03

progetta di

arch. Paolo Masotti

arch. Elisabetta Bertocchi

arch. Stefania Magaldi

scala

1:50

data

MAGGIO 2023

disegnatore

revisore

000

archivio

328

EDIFICIO COMUNALE PER BIBLIOTECA ASSOCIAZIONI E BANDA